


- ۱- جت فیلتر
- ۲- مارپیچ
- ۳- الک کنترل
- ۴- تریور
- ۵- سبوس جدا کن
- ۶- ویراتور
- ۷- پمپ باد
- ۸- شن گیر
- ۹- رطوبت گیر
- ۱۰- مخزن هوا
- ۱۱- باسکول گندم والس
- ۱۲- سیاه دانه گیر
- ۱۳- میکروفیدر
- ۱۴- هواساز
- ۱۵- هواکش
- ۱۶- سیلوهای اختلاط
- ۱۷- سیلوهای مرطوب
- ۱۸- سیلوهای آرد
- ۱۹- سیلوهای سبوس

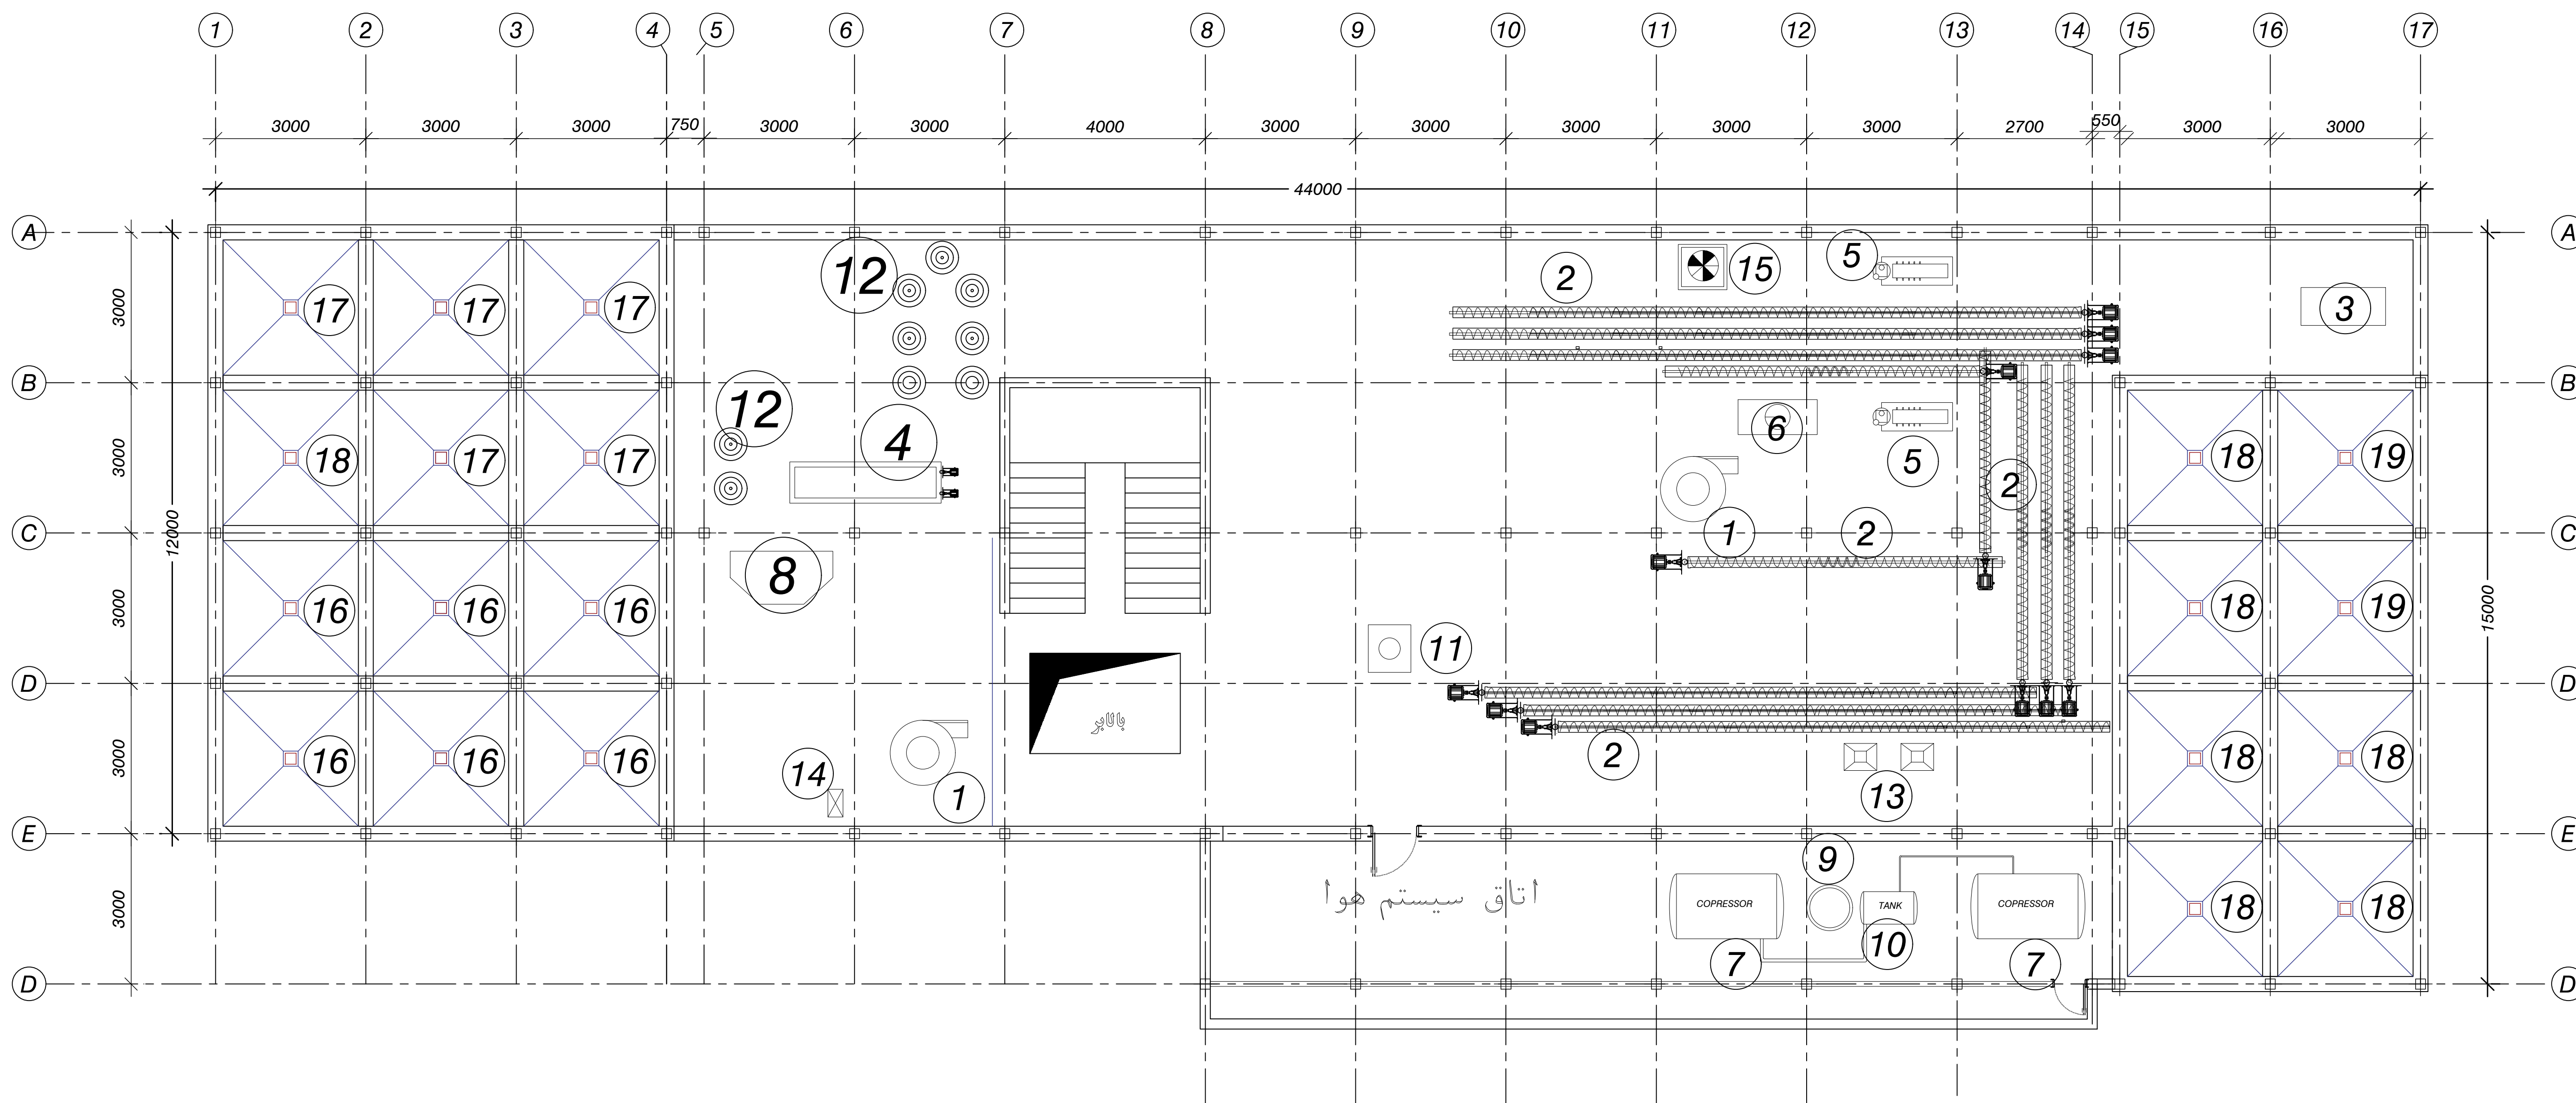

+8.95m
Scold Floor Plan

پلان تجهیزات طبقه دوم

مساحت طبقه: 614m²

مهر و امضا شرکت صاحب صلاحیت

مهر و امضا مهندس صاحب صلاحیت

کارفرما: کارخانه آرد بهمن کوه دورود	
رونک صنعت رامونیا (با مسئولیت محدود شماره ثبت ۳۷۳۵۶۳)	
تأمین کننده سیلو های فلزی و تجهیزات صنعتی آدرس: تهران میدان آزادی، خیابان آزادی، کوچه بهک محمد، پلاک ۶ تلفن: ۰۲۱-۶۶۰۶۰۷۷، ۰۲۱-۶۶۱۹۸۶۷۷، ۰۲۱-۳۳۷۸۵۳۹ وبسایت: WWW.RONAKRCO.COM پست الکترونیک: Email: Ronak.Rco@gmail.com	
Civil & Ronak Environmental Engineering	
Ronak Consulting Engineers Co.,Ltd Bulk Handling , Storage System & Industrial Civil Process... Head Office :Unit 6 No 6 Bayg Mohammad lo Alley Azadi Square TEHRAN-IRAN Contact No: +98 912-437-8539 +98 21-66198677 +98 21-66040017 WWW.RONAKRCO.COM Email: Ronak.Rco@gmail.com	
DWG.NO RSR-E -A - 803/ 01	مشخصات نقشه عنوان: پلان تجهیزات طبقه سالد رشته: لایه سالد مدار طراحی: سالد زرد و کوبی ترسیم: سیده امینایی کنترل: سیده امینایی تصویب: سالد زرد و کوبی
SCALE: 1:100 UNIT: mm	