

۵- پنوماتیک


۱- جت فیلتر

۶- مارپیچ

۲- هواکش

۳- الکترو بوجاری

۴- نم زنی

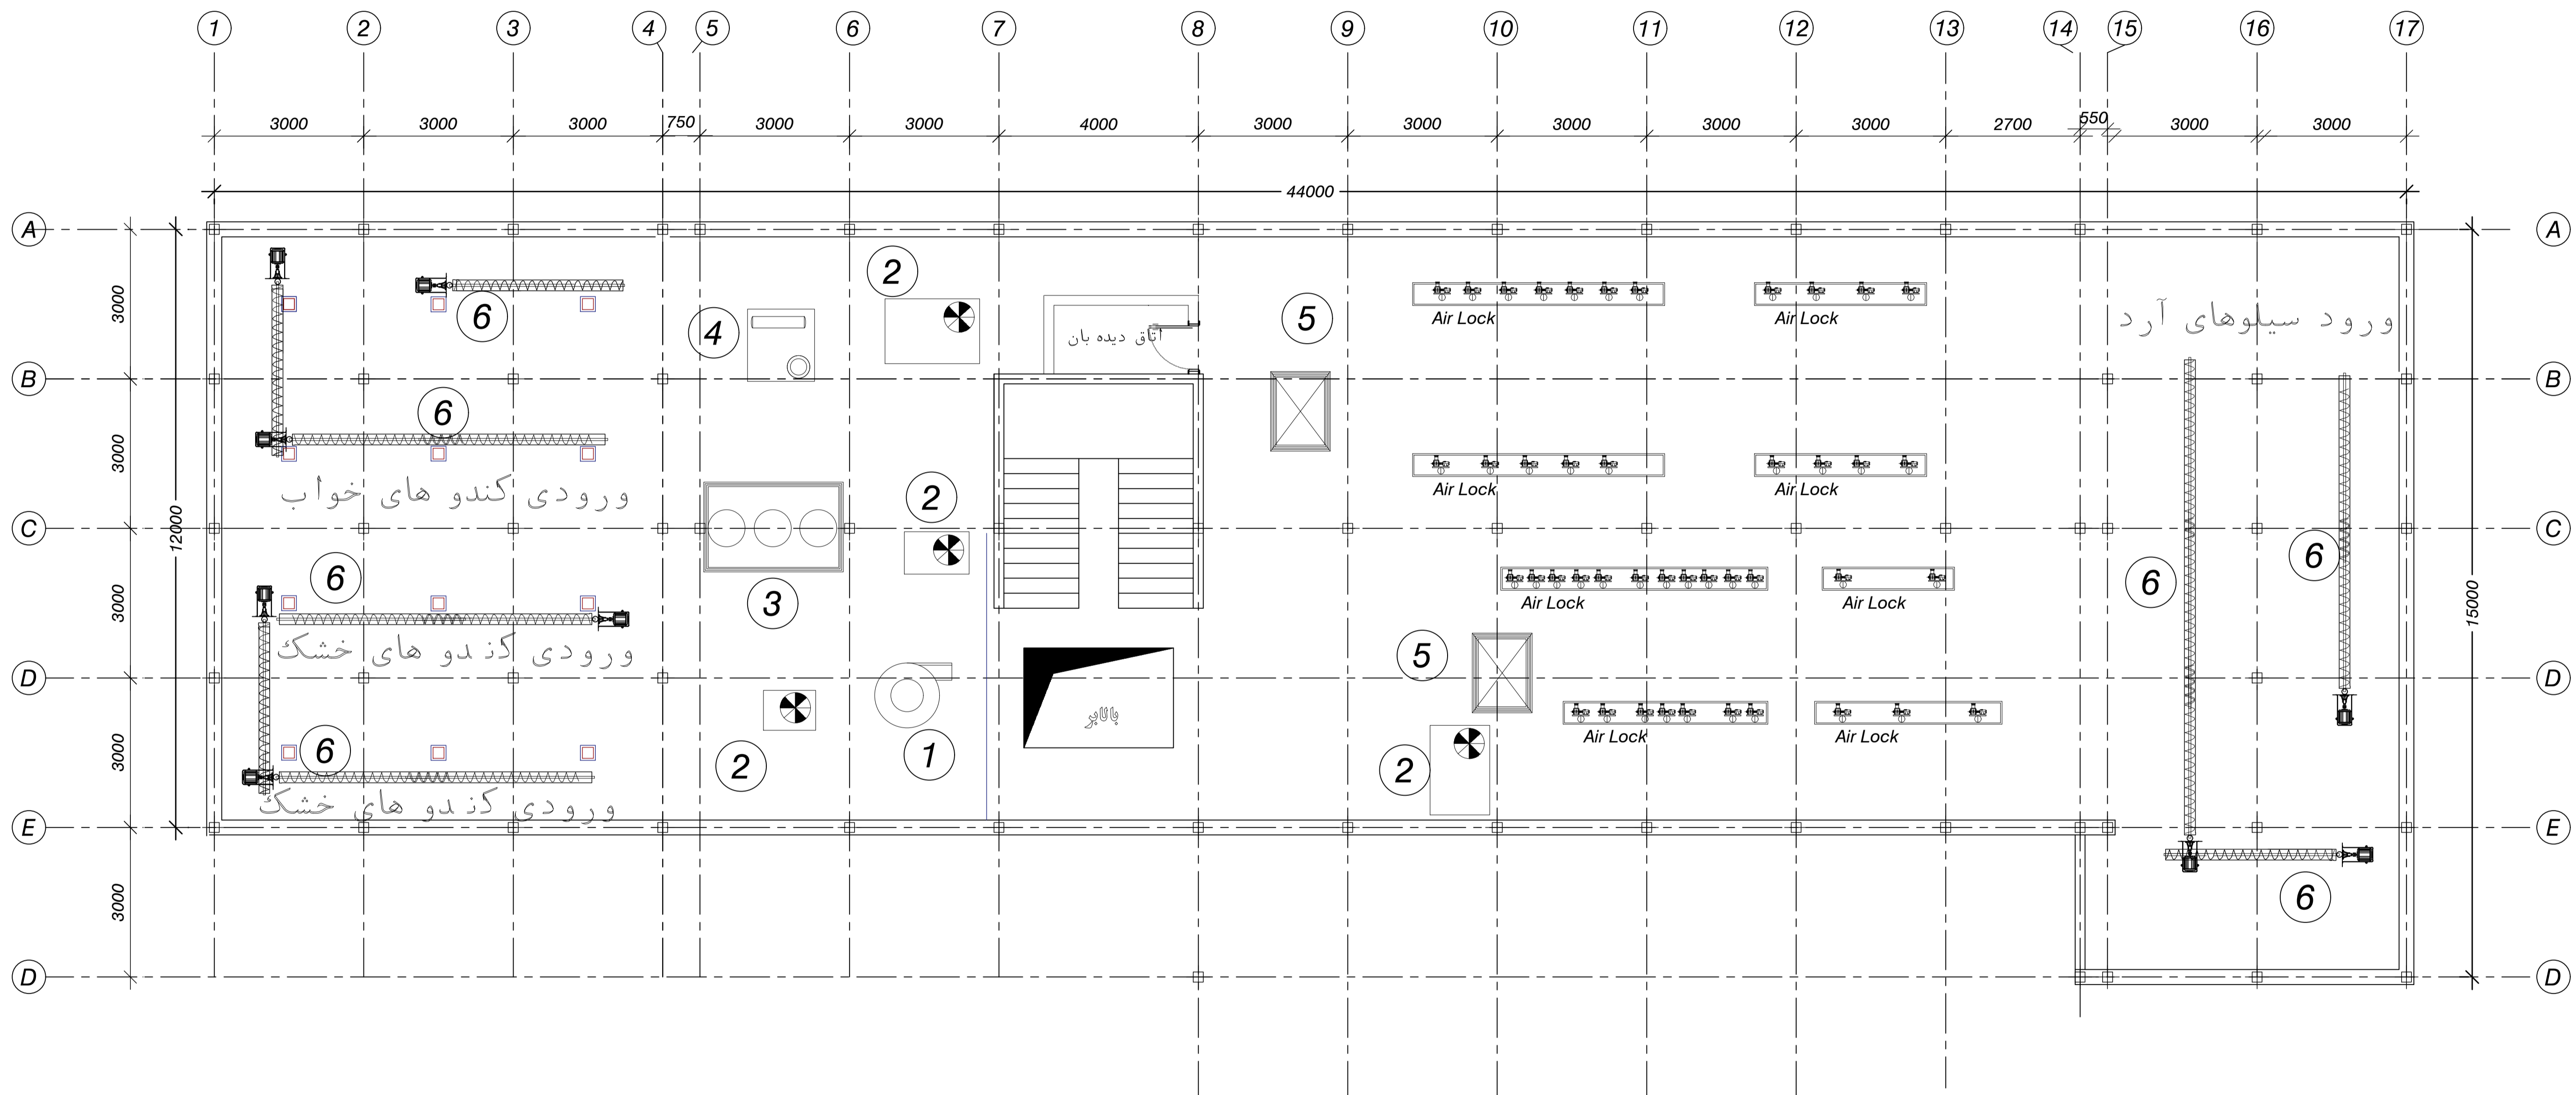

+ 18.75m
Forth Floor Plan

پلان تجهیزات طبقه چهارم

مساحت طبقه: 545m²

مهر و امضا شرکت صاحب صلاحیت

مهر و امضا مهندس صاحب صلاحیت

کارفرما: کارخانه آرد بهدکوه دورود رونک مهندسی رامونیا (با مسئولیت محدود شماره ثبت ۳۷۳۵۵۳) تأمین کننده سیلوهای فلزی و تجهیزات صنعتی آدرس: تهران میدان آزادی، خیابان آزادی، کوچه بهک محمد، پلاک ۶ تلفن: ۰۲۱-۶۶۱۹۸۶۷۷ - ۰۲۱-۶۶۱۹۸۶۳۹ وبسایت: WWW.RONAKRCO.COM پست الکترونیک: Email: Ronak.Rco@gmail.com	
Ronak Consulting Engineers Co.,Ltd Bulk Handling , Storage System & Industrial Civil Process... Head Office :Unit 6 No 6 Bayg Mohammad lo Alley Azadi Square TEHRAN-IRAN Contact No: +98 912-437-8539 +98 21-66198677 +98 21-66040017 WWW.RONAKRCO.COM Email: Ronak.Rco@gmail.com	مشخصات نقشه عنوان: پلان تجهیزات طبقه سالن تولید مرحله: ارسطو محدوده طراحی: محدوده زنگنه و کوی ترسیم: سیده امینا کنترل: سیده امینا تصویب: محدوده زنگنه و کوی
SCALE: 1:100 UNIT: mm	1:100 1:50 1:20