


۱- کمک والس استوانه ای

۲- کمک والس سانتریفیوز

۳- سیاه دانه گیر

۴- الک پیش بوجاری

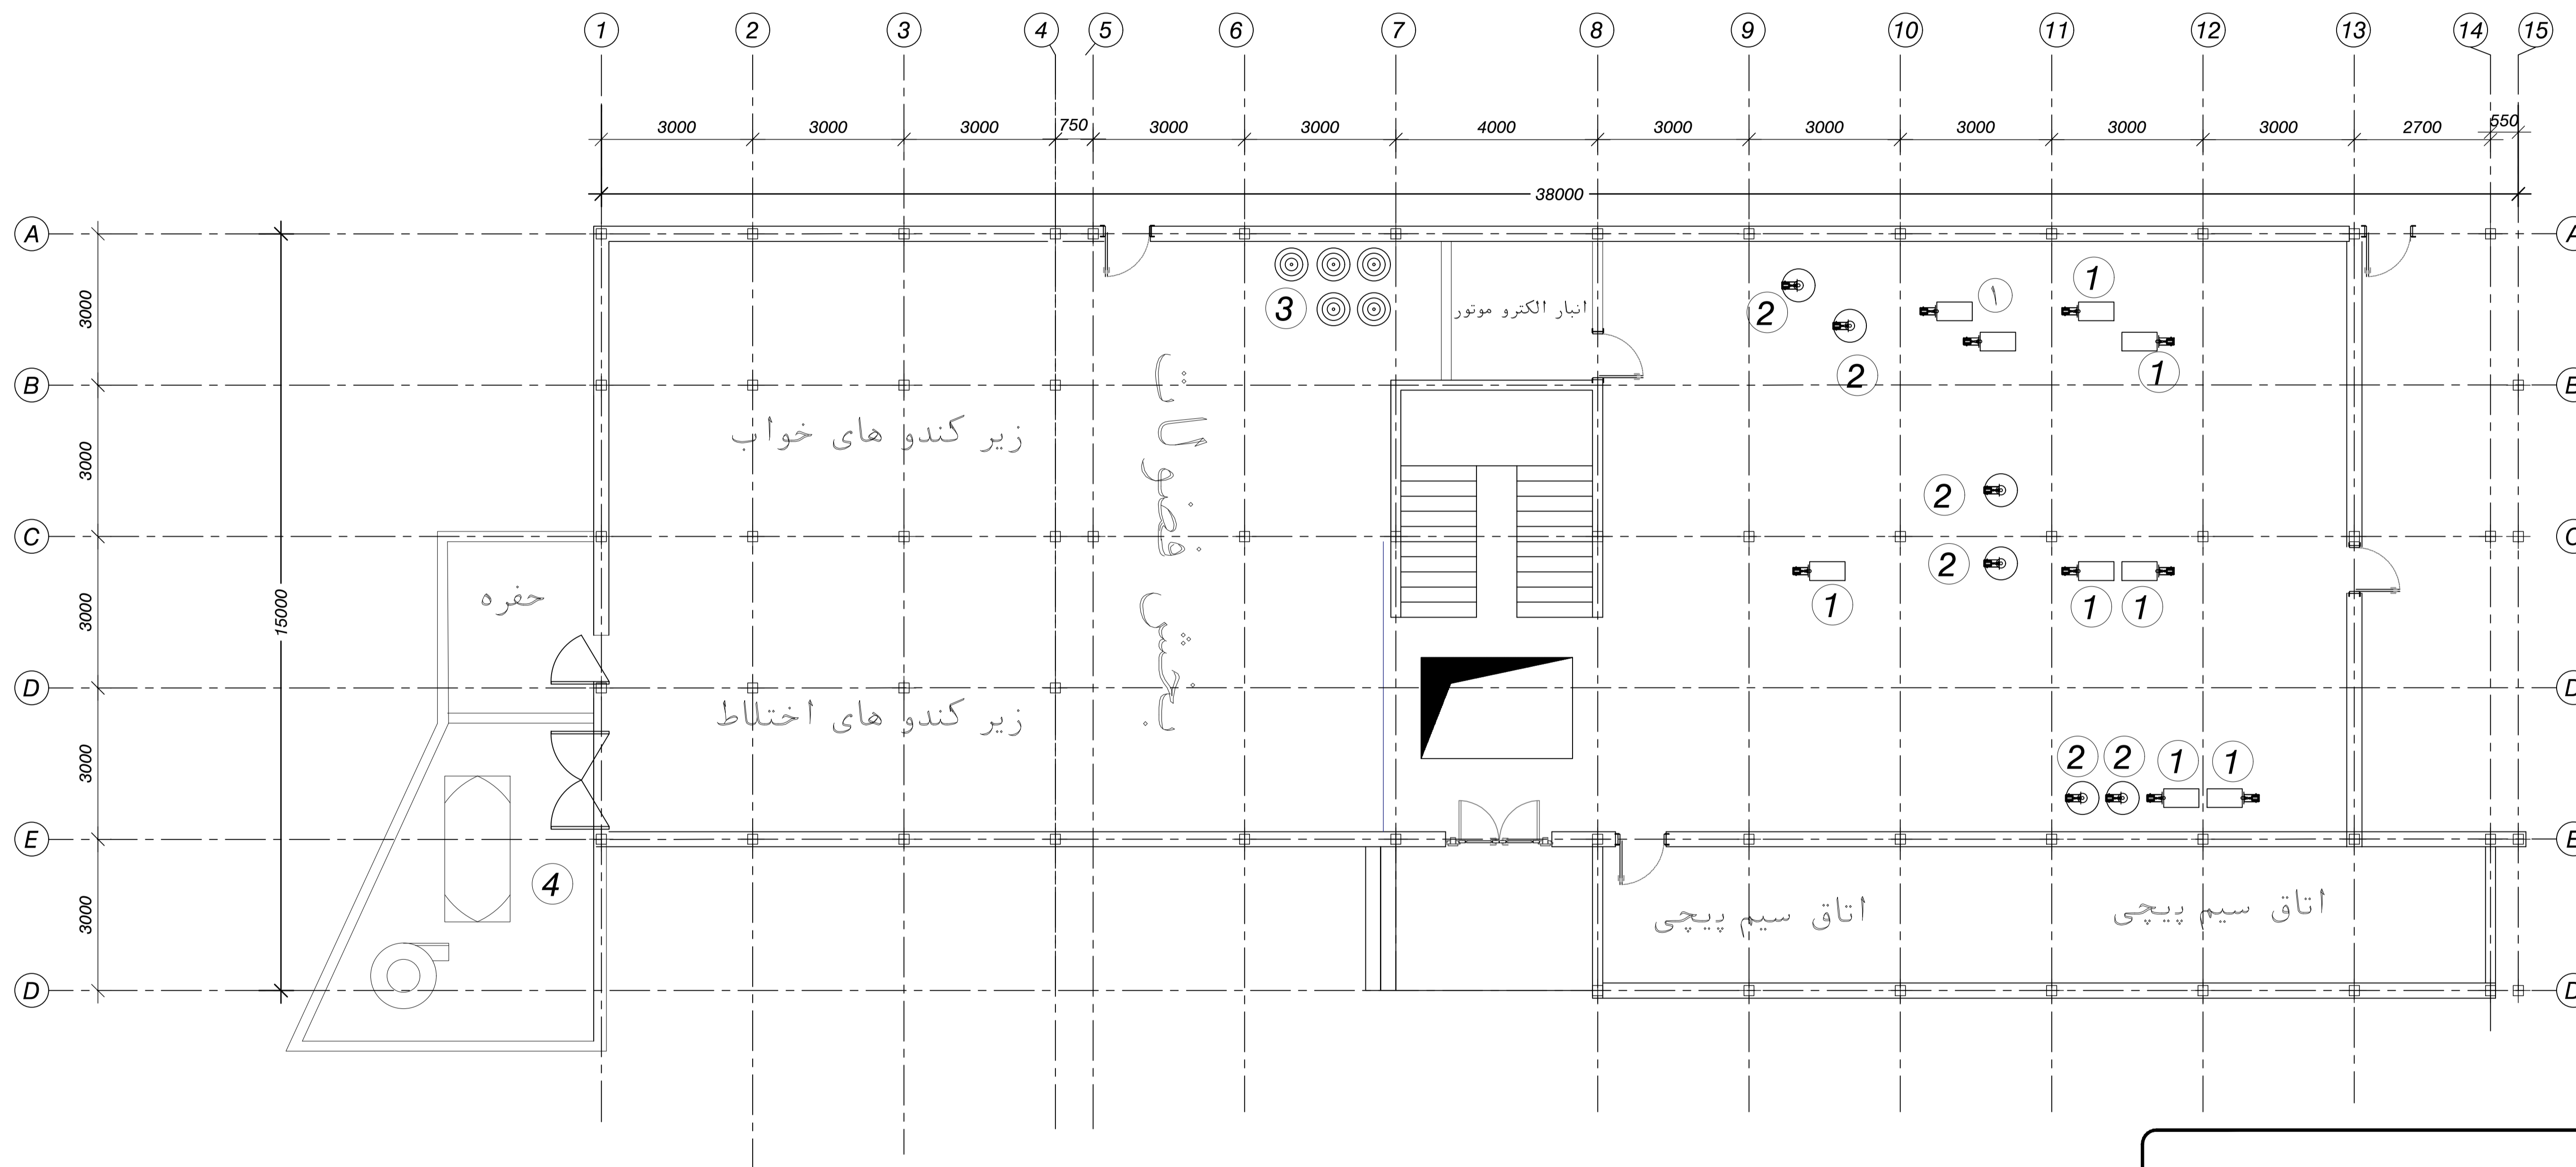





 +0.45m  
Ground Floor Plan

پلان تجهیزات طبقه همکف

مساحت طبقه: 483m<sup>2</sup>

مهر و امضا شرکت صاحب صلاحیت

مهر و امضا مهندس صاحب صلاحیت

کارفرما: کارخانه آرزو بهدکوه دورود	
رونک مهندسی راموننا (با مسئولیت محدود شماره ثبت ۳۷۳۵۵۳)	
 آدرس: تهران میدان آزادی، خیابان آزادی، کوچه بهک محمد، پلاک ۶ تلفن: ۰۲۱-۶۶۴۸۴۷۷ وبسایت: WWW.RONAKRCO.COM پست الکترونیک: Email: Ronak.Rco@gmail.com	
Ronak Consulting Engineers Co.,Ltd	
Bulk Handling , Storage System & Industrial Civil Process...	معاونان: بان تجهیزات طبقات تولید
Head Office :Unit 6 No 6 Bayg Mohammad lo Alley Azadi Square TEHRAN-IRAN	مهندس ارشدان
Contact No: +98 912-437-8539 +98 21-66198677 +98 21-66040017	مدیر طراحی: مهد زنده و کوی
WWW.RONAKRCO.COM Email: Ronak.Rco@gmail.com	ترسیم: مهدیه امینیانی
DWG.NO RSR-E -A - 800/ 01	کنترل: مهدیه امینیانی
	تصویب: مهد زنده و کوی
SCALE 1:100	 1:100  1:50  1:20
UNIT : mm	